



РАБОЧИЙ ПРОЕКТ ВУК

Вентиляция. Индивидуальный жилой дом

Согласовано			
Инв. № подл.	Подп. и дата		Взам. инв. №

Проект подготовил:
инженер-проектировщик

Гребенщикова Л.С.

Согласовано

Согласовано

Взам. инв. №

Подп. и дата

Инв. № подл.

План 1-го этажа

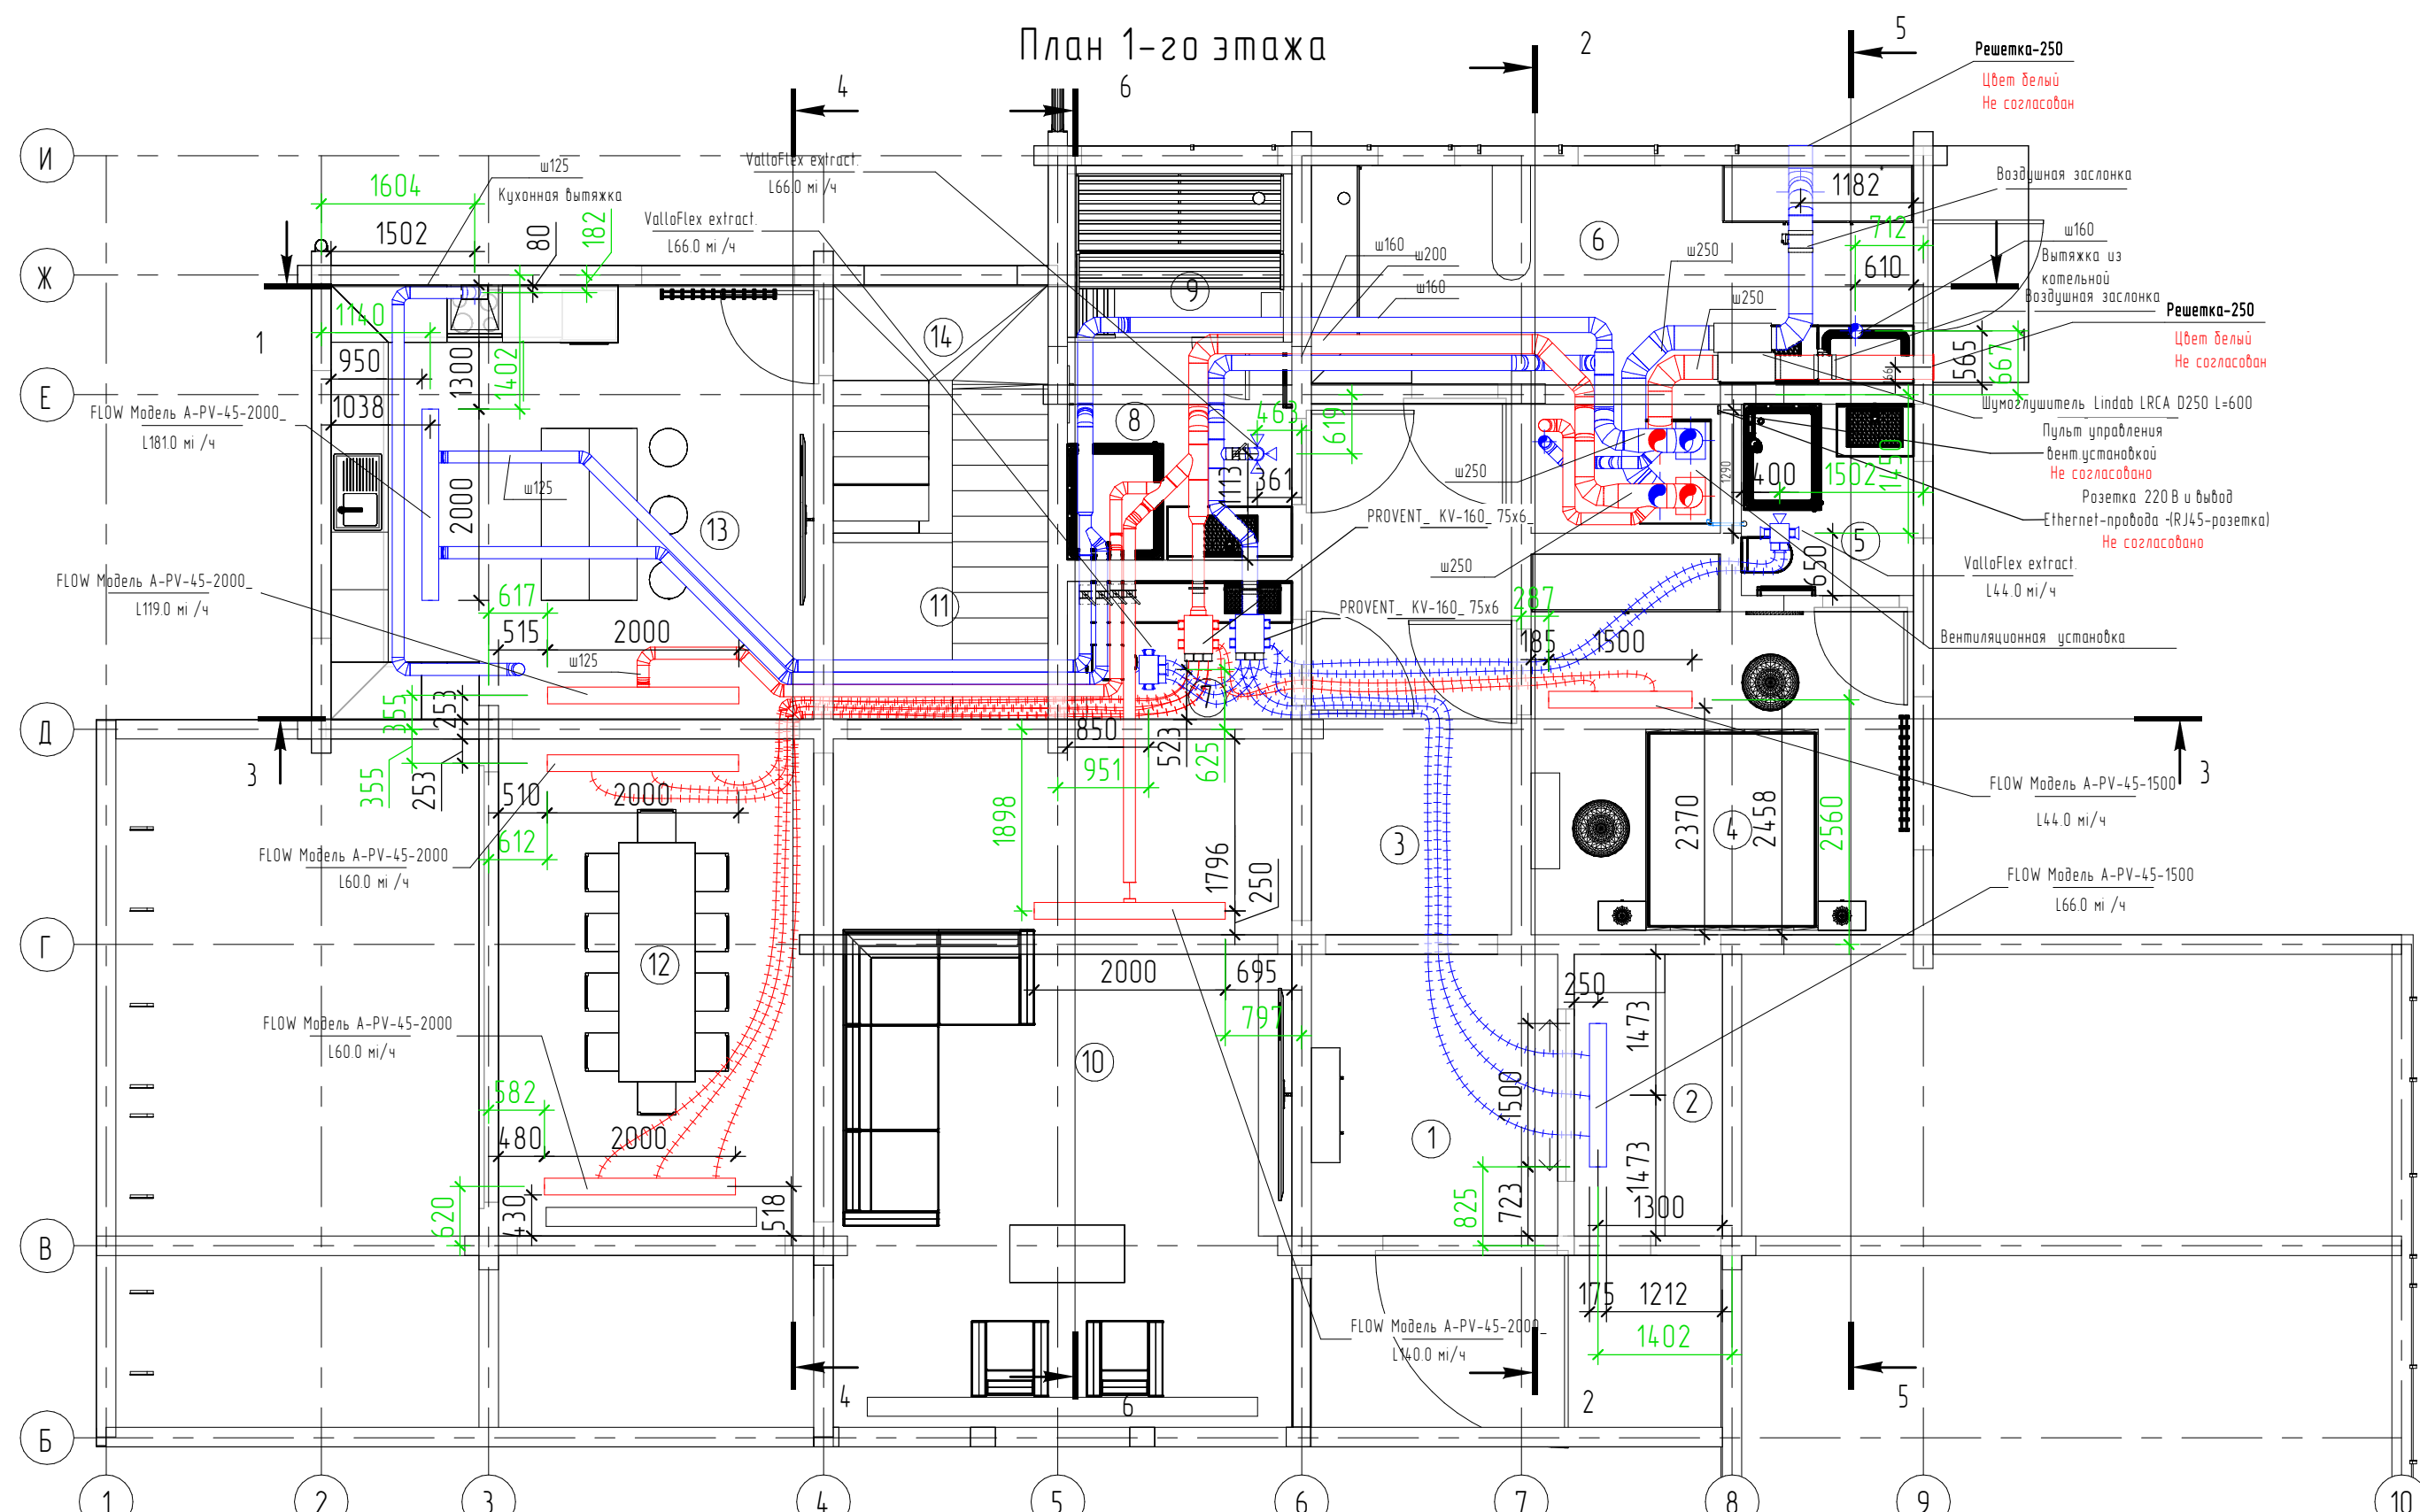


Таблица воздухообмена

Номер пом.	Наименование помещения	Площадь, кв.м	Объем	Расчетный приток	Расчетная вытяжка	Кратность по притоку	Кратность по вытяжке	Уровень
1	Прихожая	7,44	22,3	0	0	0	0	1
2	Гардероб	4,71	14,1	0	66	0	4,67	1
3	Холл	11,85	35,6	0	0	0	0	1
4	Спальня	16,59	43,8	44	0	1,01	0	1
5	С/у	3,59	10,8	0	44	0	4,09	1
6	Хоз. помещение	17,42	52,3	0	0	0	0	1
7	С/у	3,26	9,8	0	66	0	6,75	1
8	Душевая	5,08	15,2	0	66	0	4,33	1
9	Сауна	3,70	11,1	0	0	0	0	1
10	Гостиная	35,24	105,7	140	0	1,32	0	1
11	Лестница	4,15	12,5	0	0	0	0	1
12	Столовая	18,74	56,2	120	0	2,13	0	1
13	Кухня	22,91	68,7	119	181	1,73	2,63	1
14	Кладовая	5,83	17,5	0	0	0	0	1
15	Холл	14,91	41,7	0	0	0	0	2
16	С/у	7,73	21,6	0	59	0	2,73	2
17	Спальня	20,84	58,4	44	0	0,75	0	2
18	Гардероб	4,94	13,8	0	14	0	1,01	2
19	Кабинет	13,84	38,8	29	0	0,75	0	2
20	Спальня	22,32	62,5	44	0	0,70	0	2
21	Гардероб	7,12	19,9	0	14	0	0,70	2
22	С/у	6,34	17,8	0	30	0	1,69	2
Общий итог: 22		256,55	750,04	540	540			

Примечание:
1. Привязки диффузоров от осей на плане отмечены зеленым цветом.

Изм.	Кол.уч.	Лист	№ док.	Подп.	Дата	Вентиляция. Индивидуальный жилой дом.		
Разработал	Гребенщикова					Р	02	
Проверил						План 1-го этажа. Привязка оборудования		
								
						Формат А3А		

План 2-го этажа

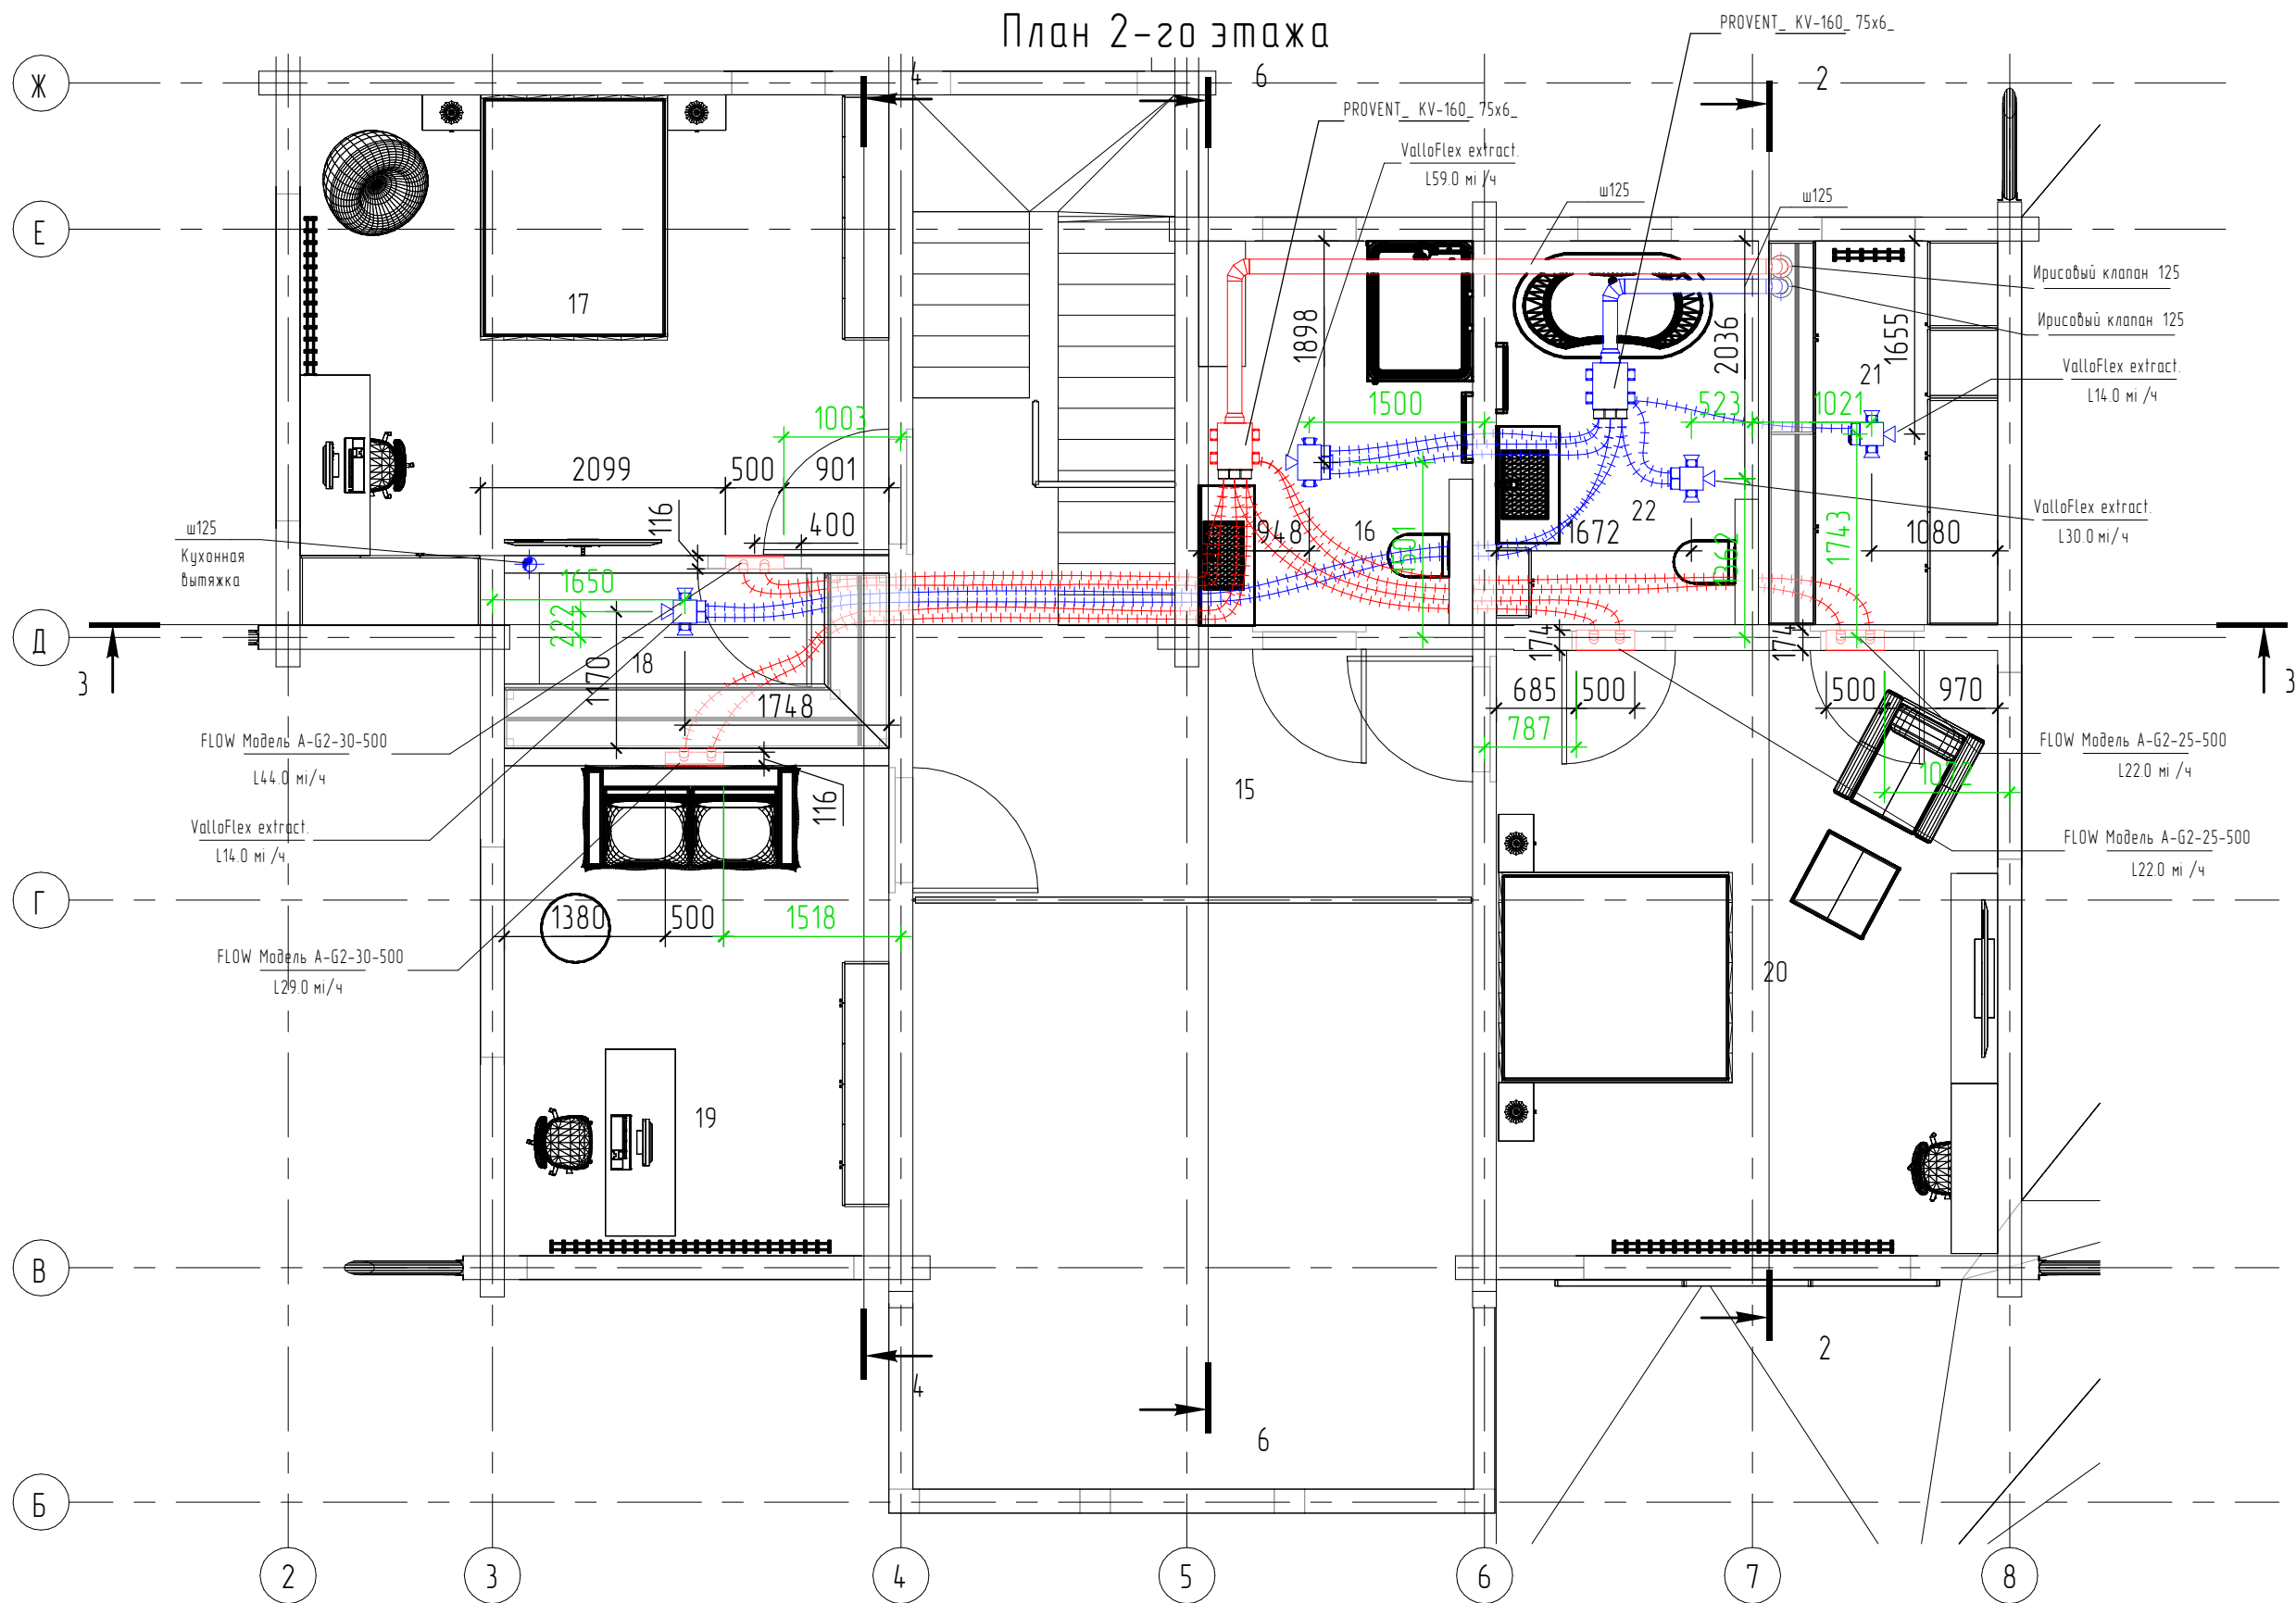


Таблица воздухообмена расчетная


Номер пом.	Назначение помещения	Люди (постоянно)	Площадь, кв.м	Объем	Мп кратность	Мп воздухообмен по кратности	Заданный расход приточного воздуха	Заданный расход удаленного воздуха	Запас по приточной кратности	Запас по вытяжной, кратности
1	Прихожая	0	7.44	22.3	0.5	11.16	0	0	0	0
2	Гардероб	0	4.71	14.1	0.5	7.07	0	0	0	58.9
3	Холл	0	11.85	35.6	0.5	17.78	0	0	0	0
4	Спальня	2	14.59	43.8	0.5	21.89	4.4	0	22.1	0
5	С/у	0	3.59	10.8	0.5	5.39	0	4.4	0	38.6
6	Хоз. помещение	0	17.42	52.3	0.5	26.3	0	0	0	0
7	Спальня	0	9.8	29.8	0.5	4.89	0	66	0	45.1
8	Душевая	0	5.08	15.2	0.5	7.62	0	66	0	58.4
9	Салона	0	3.70	11.1	0.5	5.55	0	0	0	0
10	Гостиная	5	35.24	105.7	0.5	52.86	14.0	0	87.1	0
11	Лестничная	0	4.15	12.5	0.5	6.23	0	0	0	0
12	Спальня	5	18.74	56.2	0.5	28.11	120	0	91.9	0
13	Кухня	5	22.91	68.7	0.5	36.37	119	181	84.6	146.6
14	Кладовая	0	5.83	17.5	0.5	8.75	0	0	0	0
15	Холл	0	14.91	41.7	0.5	20.87	0	0	0	0
16	С/у	0	7.73	21.6	0.5	10.82	0	59	0	48.2
17	Спальня	2	20.84	58.4	0.5	29.18	0	44	16.8	0
18	Гардероб	0	4.94	13.8	0.5	6.92	0	14	0	7.1
19	Кабинет	1	13.84	38.8	0.5	19.38	29	0	9.6	0
20	Спальня	2	22.32	62.5	0.5	31.25	44	0	12.8	0
21	Гардероб	0	7.12	19.9	0.5	9.97	0	14	0	0
22	С/у	0	6.36	17.8	0.5	8.88	0	29	0	21
Итого:			756.55	750.40			540	540		

Примечание:

1. Привязки диффузоров от осей на плане отмечены зеленым цветом.

Изм.	Кол.уч.	Лист	№ док.	Подп.	Дата				
Разработал	Гребенщикова		Г.Пав.			Вентиляция. Индивидуальный жилой дом.	Стадия	Лист	Листов
Проверил							Р	03	
						План 2-го этажа. Привязка оборудования			


План кровли

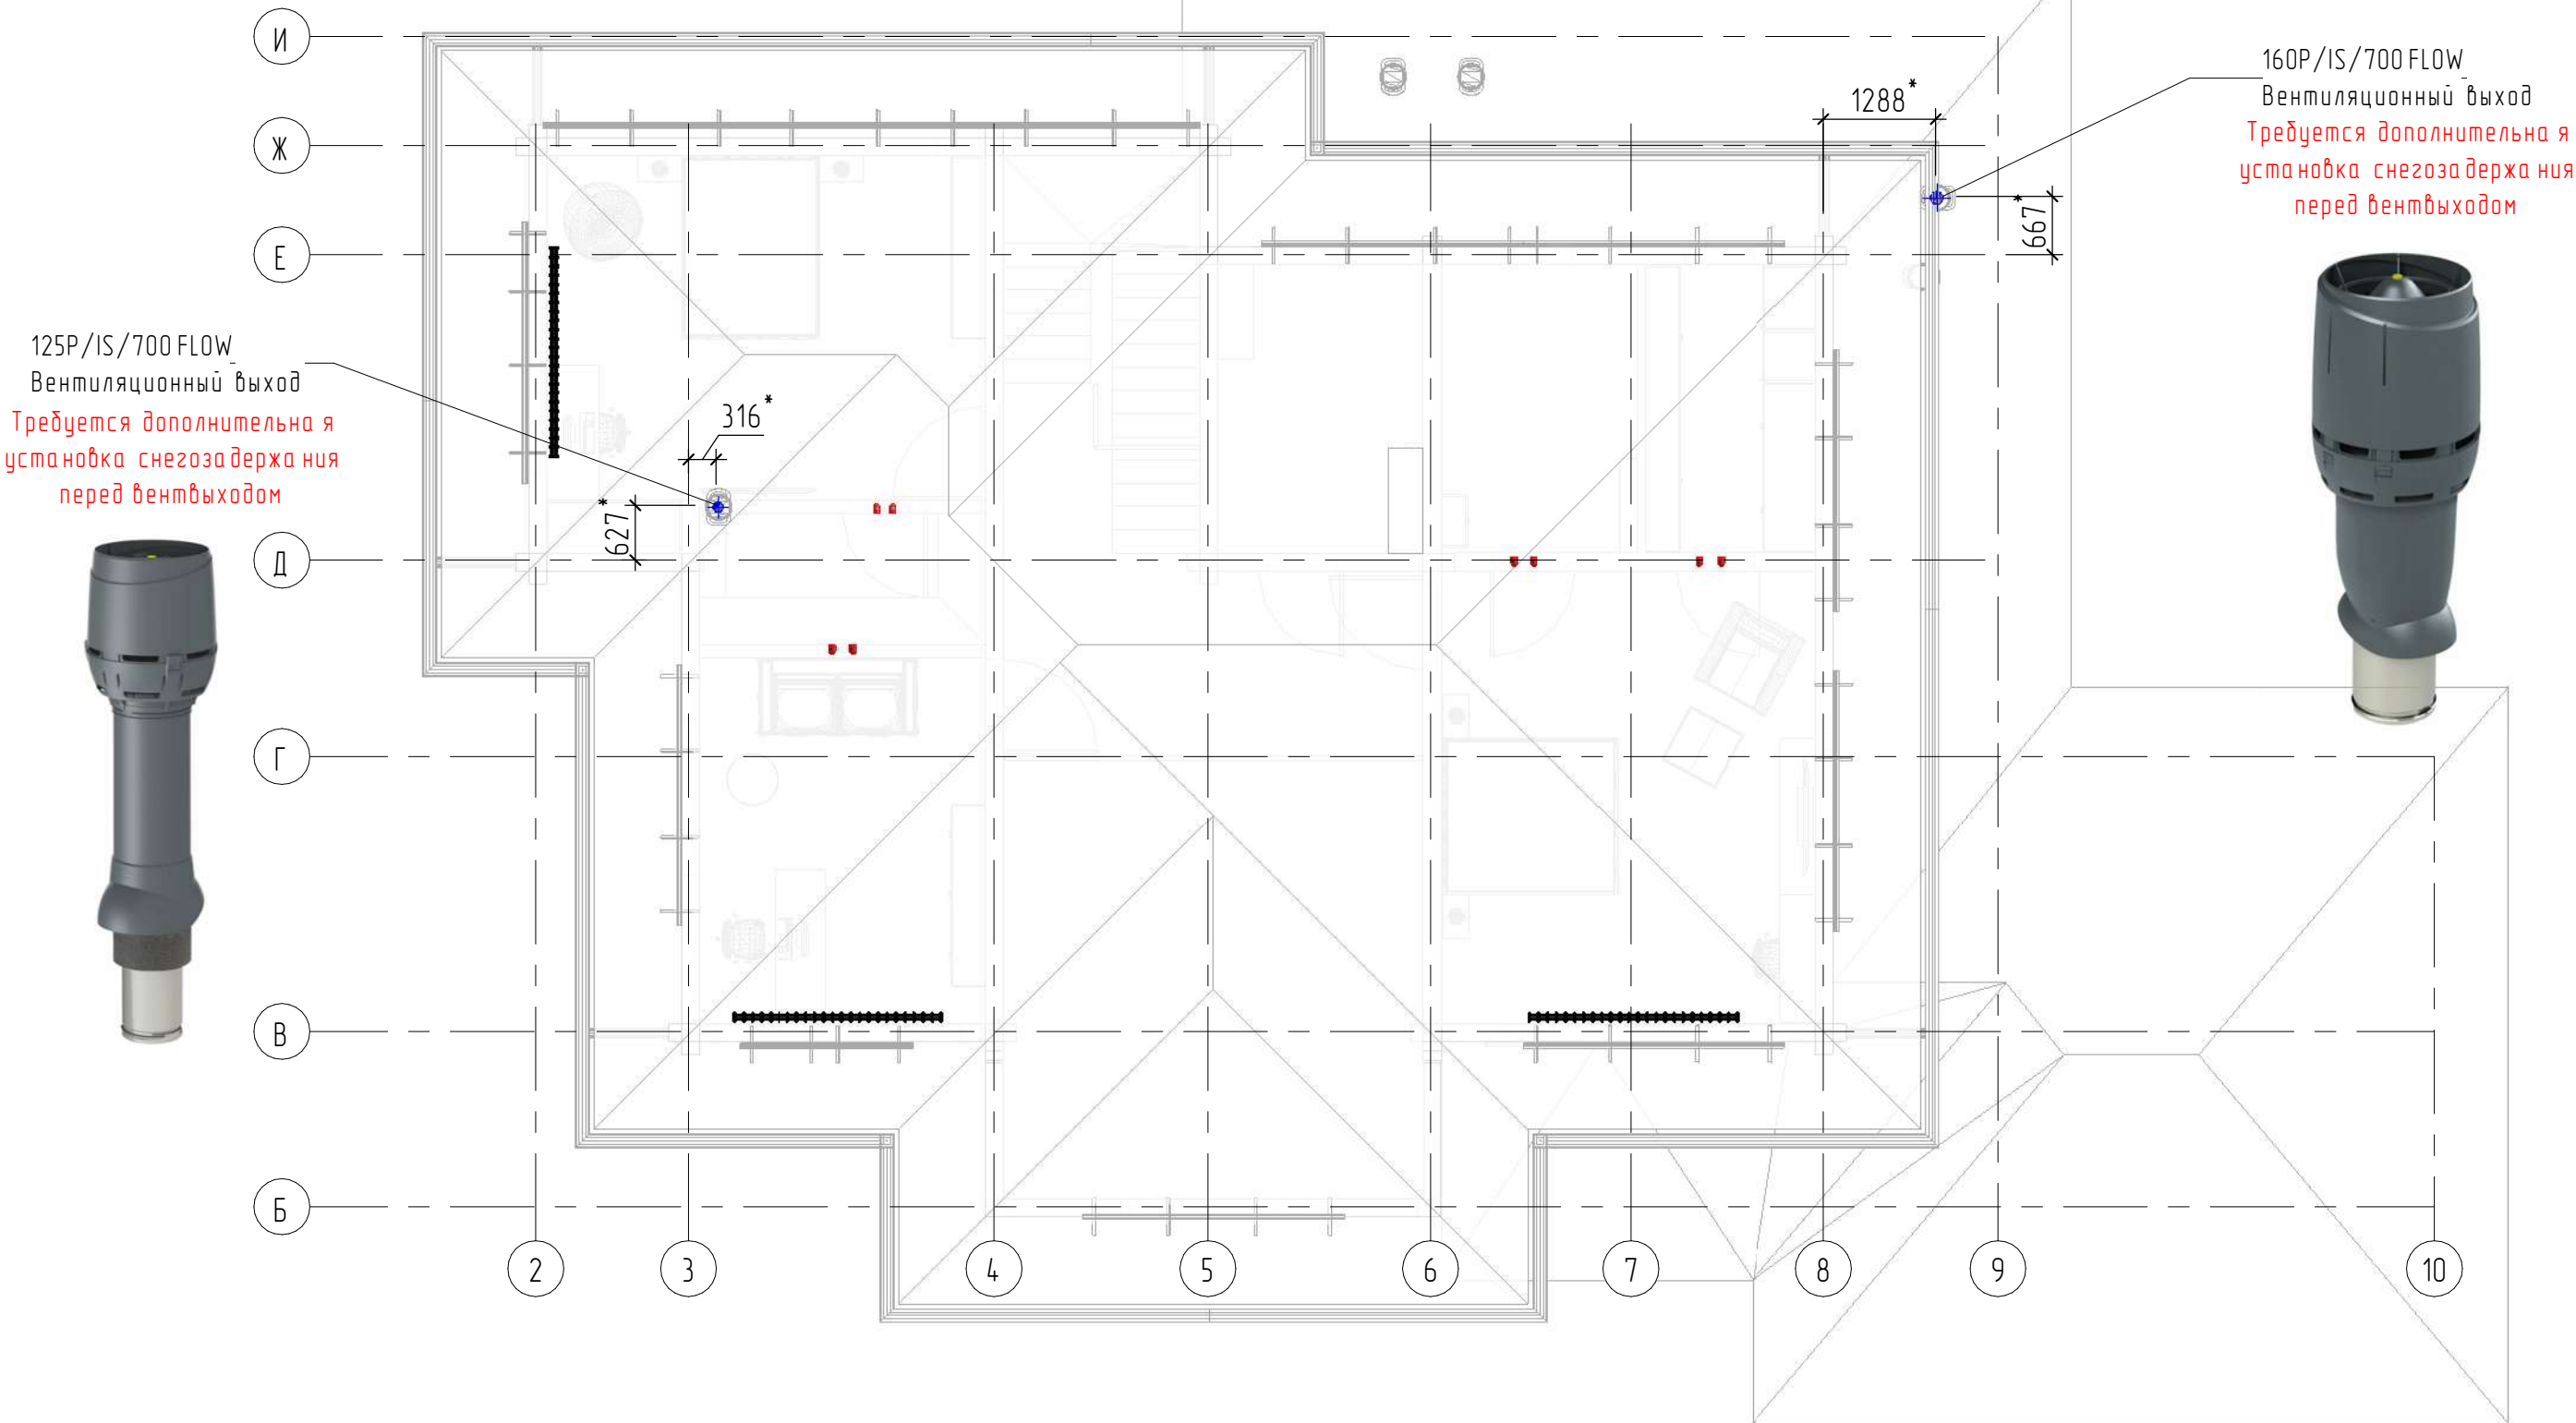

Примечание:
1. Привязки со знаком (*) необходимо уточнить по месту.

Изм.	Кол.уч.	Лист	№ док.	Подп.	Дата				
Разработал	Гребенщикова					Вентиляция. Индивидуальный жилой дом.	Стадия	Лист	Листов
Проверил							Р	04	
						План кровли			

Высота, занимаемая вентиляционным оборудованием, относительно черного потолка

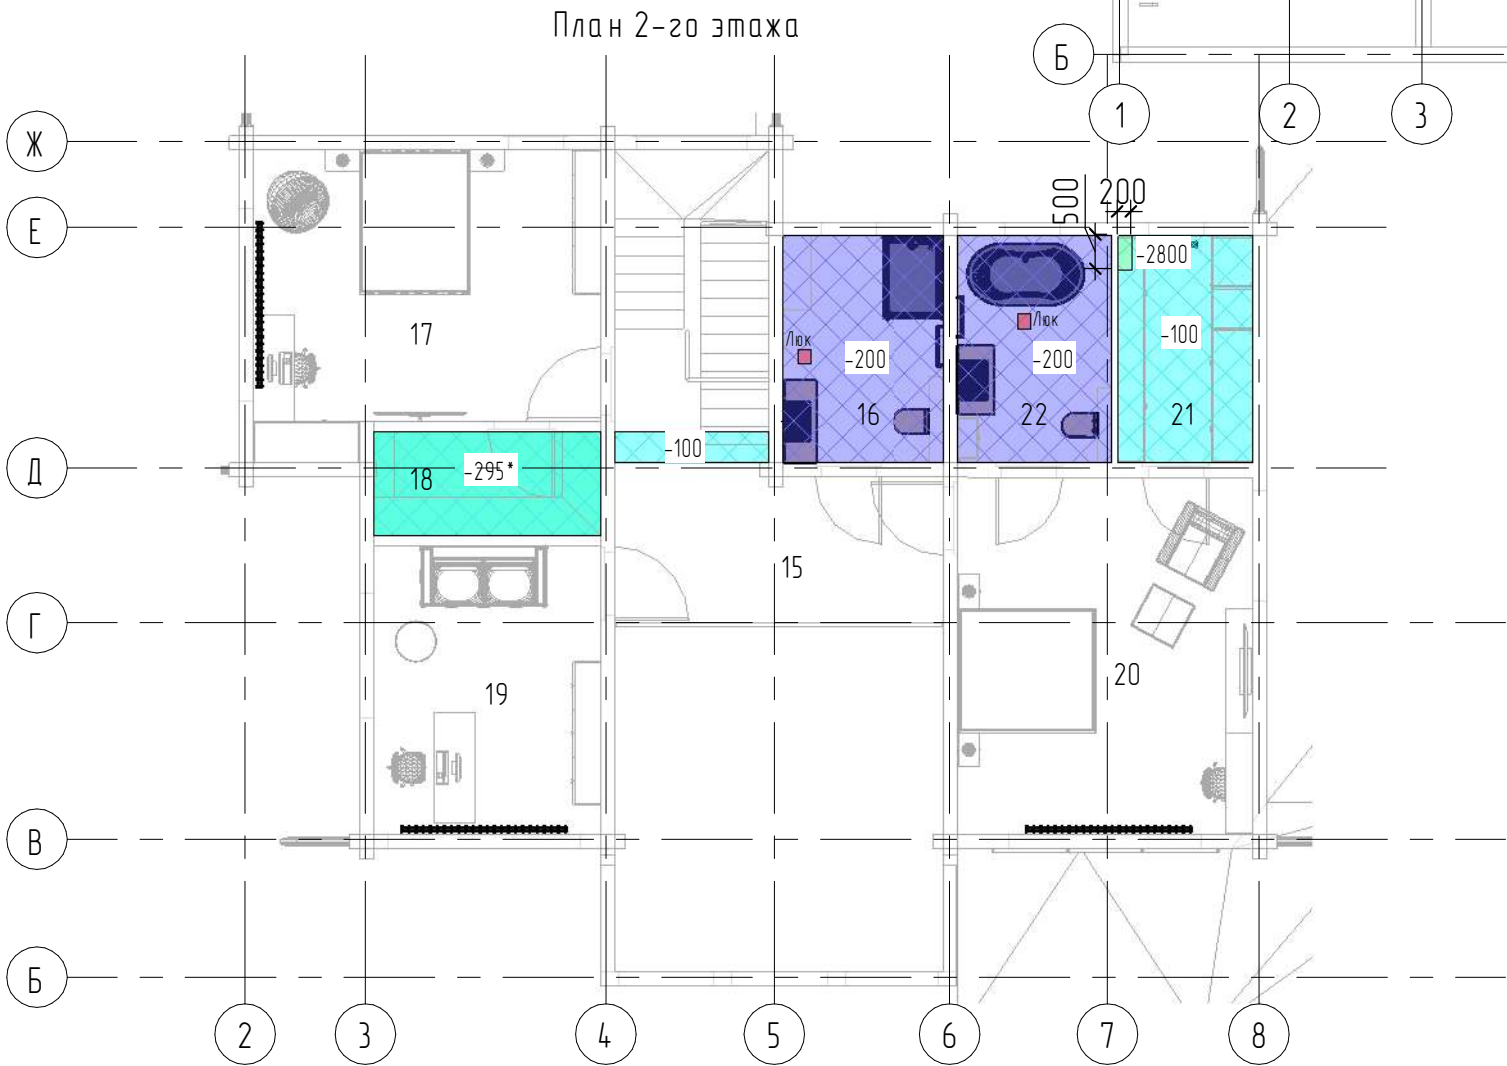

Примечание:
1. Необходимо предусмотреть люки в местах под резервным отверстием распределительных коробов. Люки на плане отмечены.
2. Обязательно предусмотреть люки для обслуживания воздушных заслонок и ирисовых клапанов. Люки на плане отмечены.

Изм.	Кол.уч.	Лист	№ док.	Подп.	Дата					
Разработал	Гребенщикова			ГК		Вентиляция. Индивидуальный жилой дом.		Стадия	Лист	Листов
Проверил								Р	05	
						План этажа. Высота, занимаемая вентиляционным оборудованием, относительно чернового потолка				

Согласовано

Взам. инв. №

Подн. у дана

Инв. № подл.


Согласовано

ВЗАМ. УНВ. №

Podn. u čama

Инв. № подл.

Аксонометрическая схема

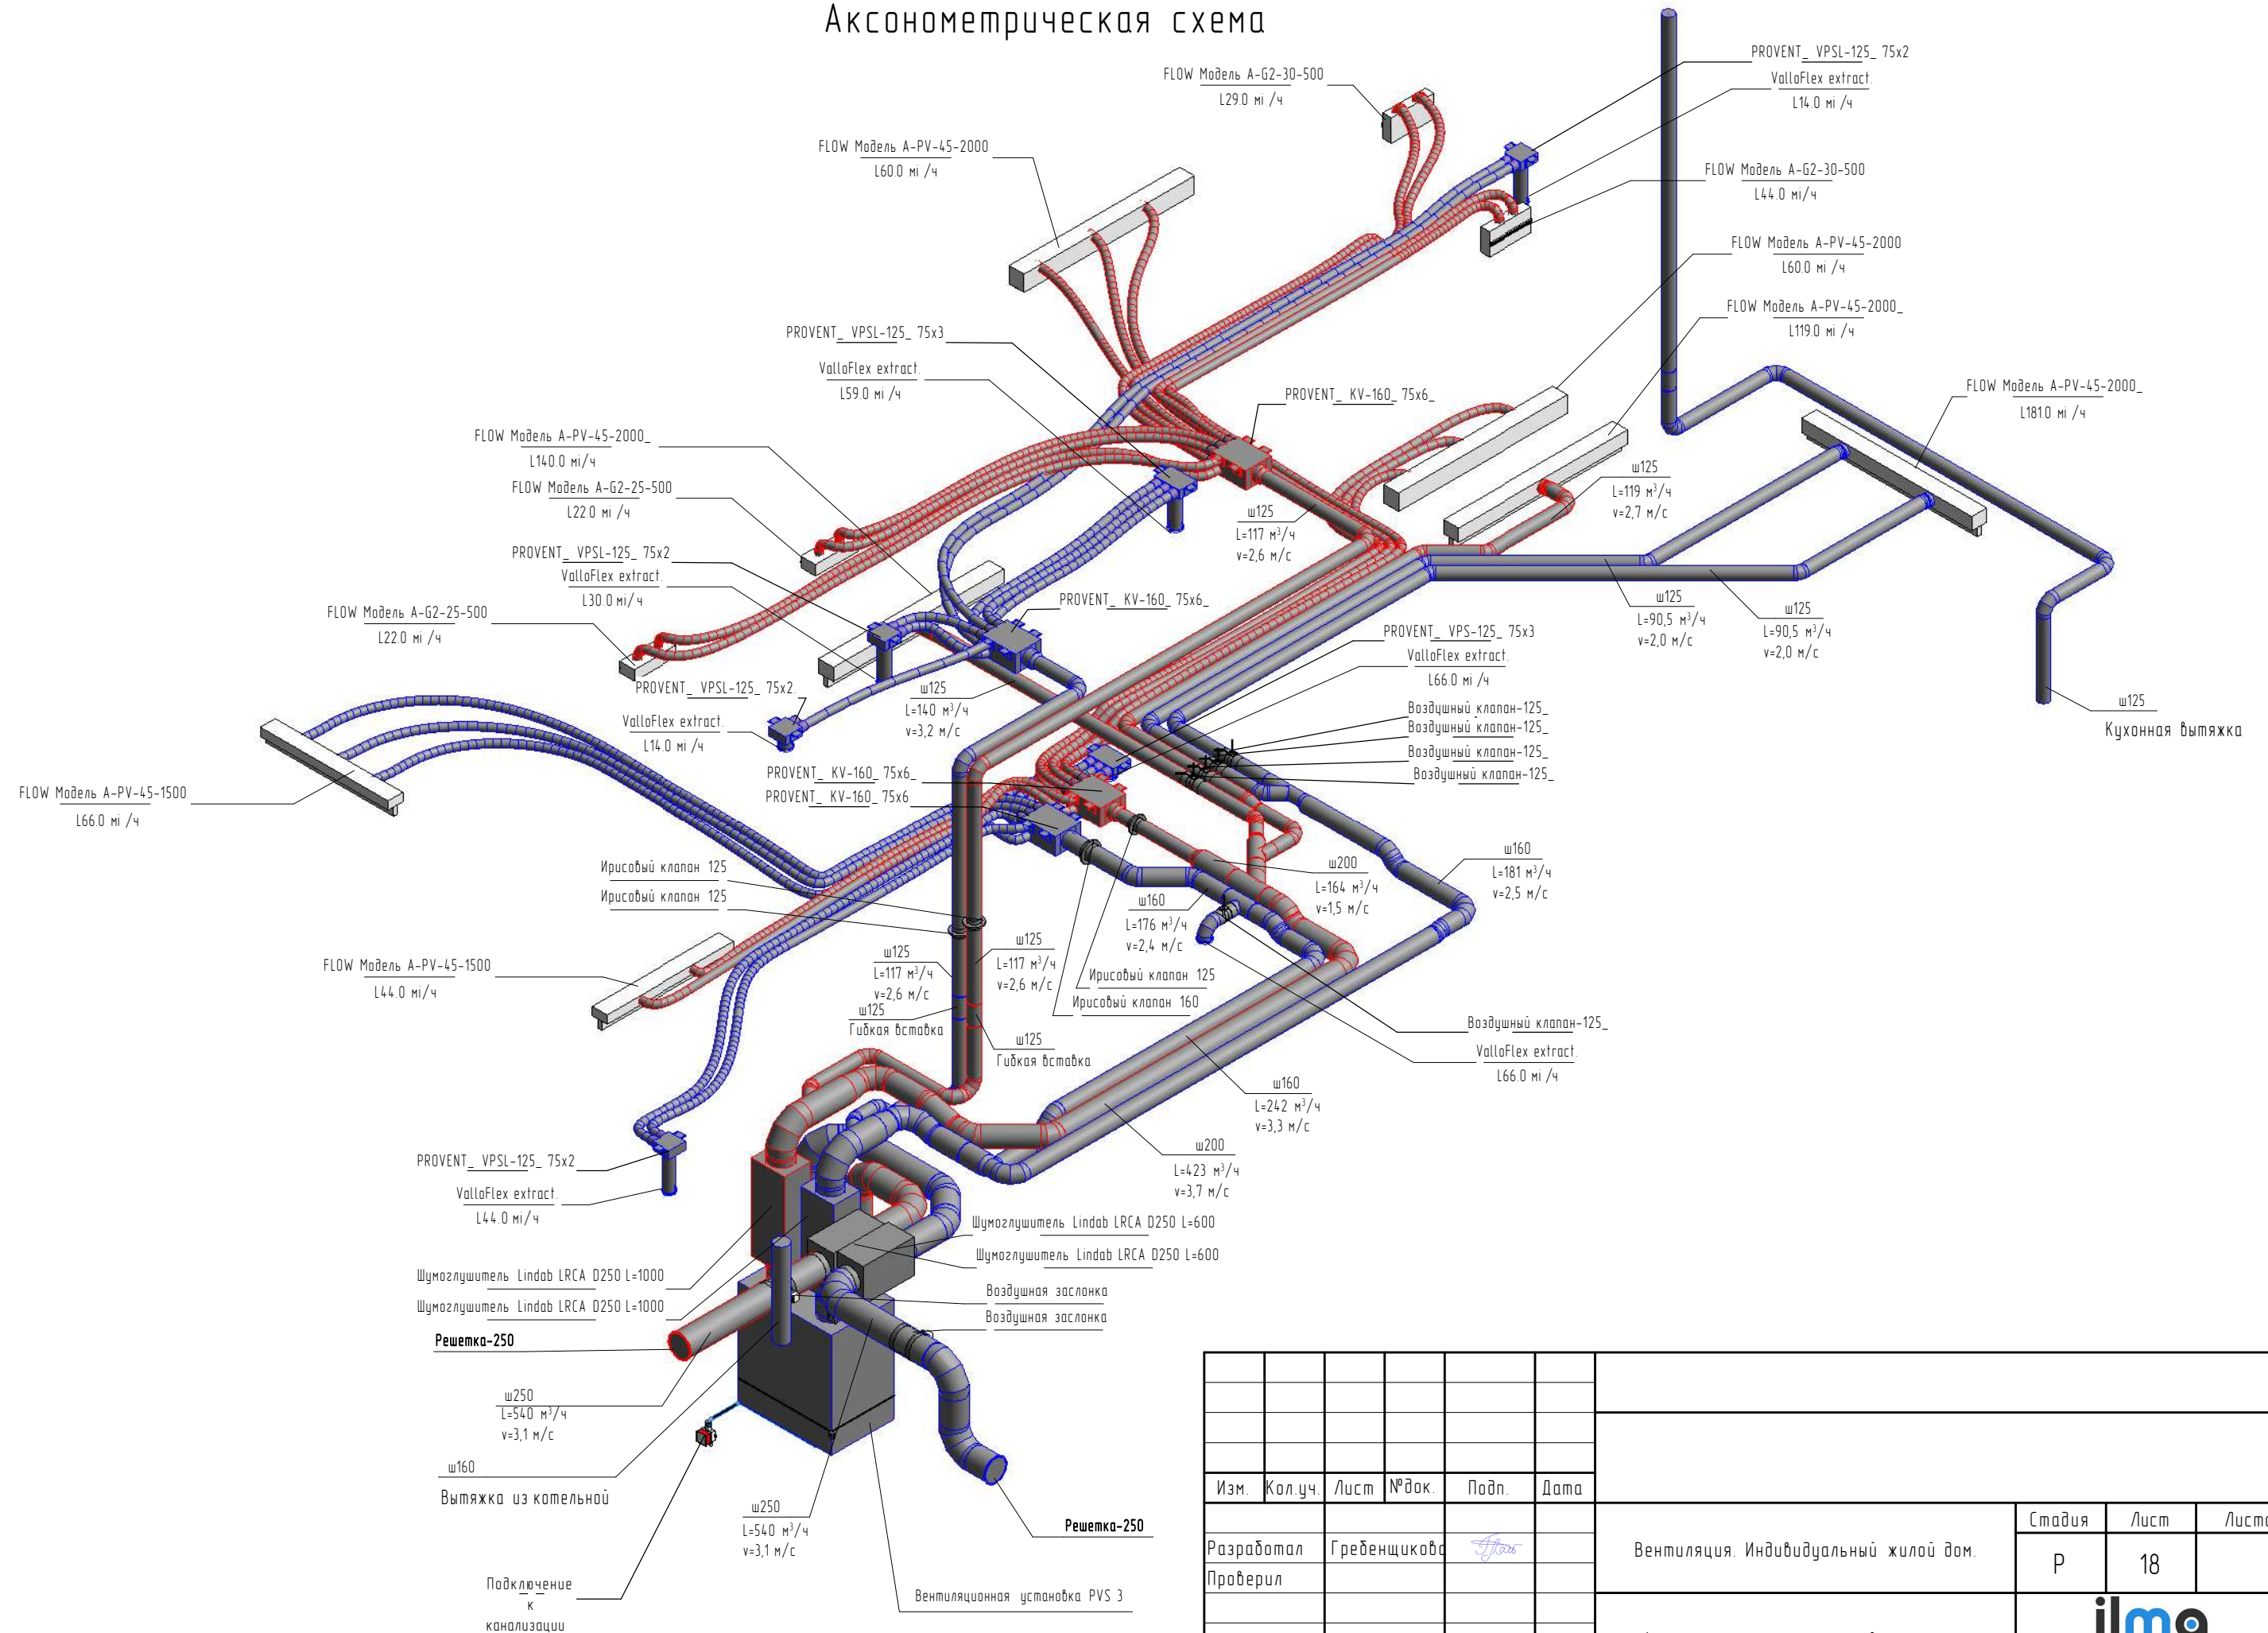

Изм.	Кол.уч.	Лист	№ док.	Подп.	Дата						
Разработал	Гребенщикова			<i>Г.Г.</i>		Вентиляция. Индивидуальный жилой дом.		Стадия	Лист	Листов	
Проверил								Р	18		
						Аксонометрическая схема вентиляции		