



РАБОЧИЙ ПРОЕКТ ВУК

Вентиляция. Индивидуальный жилой дом

Согласовано			
Инв. № подл.	Подп. и дата	Взам. инв. №	

Проект подготовил:
инженер-проектировщик

Гребенщикова Л.С.

Москва 2025г.

План этажа

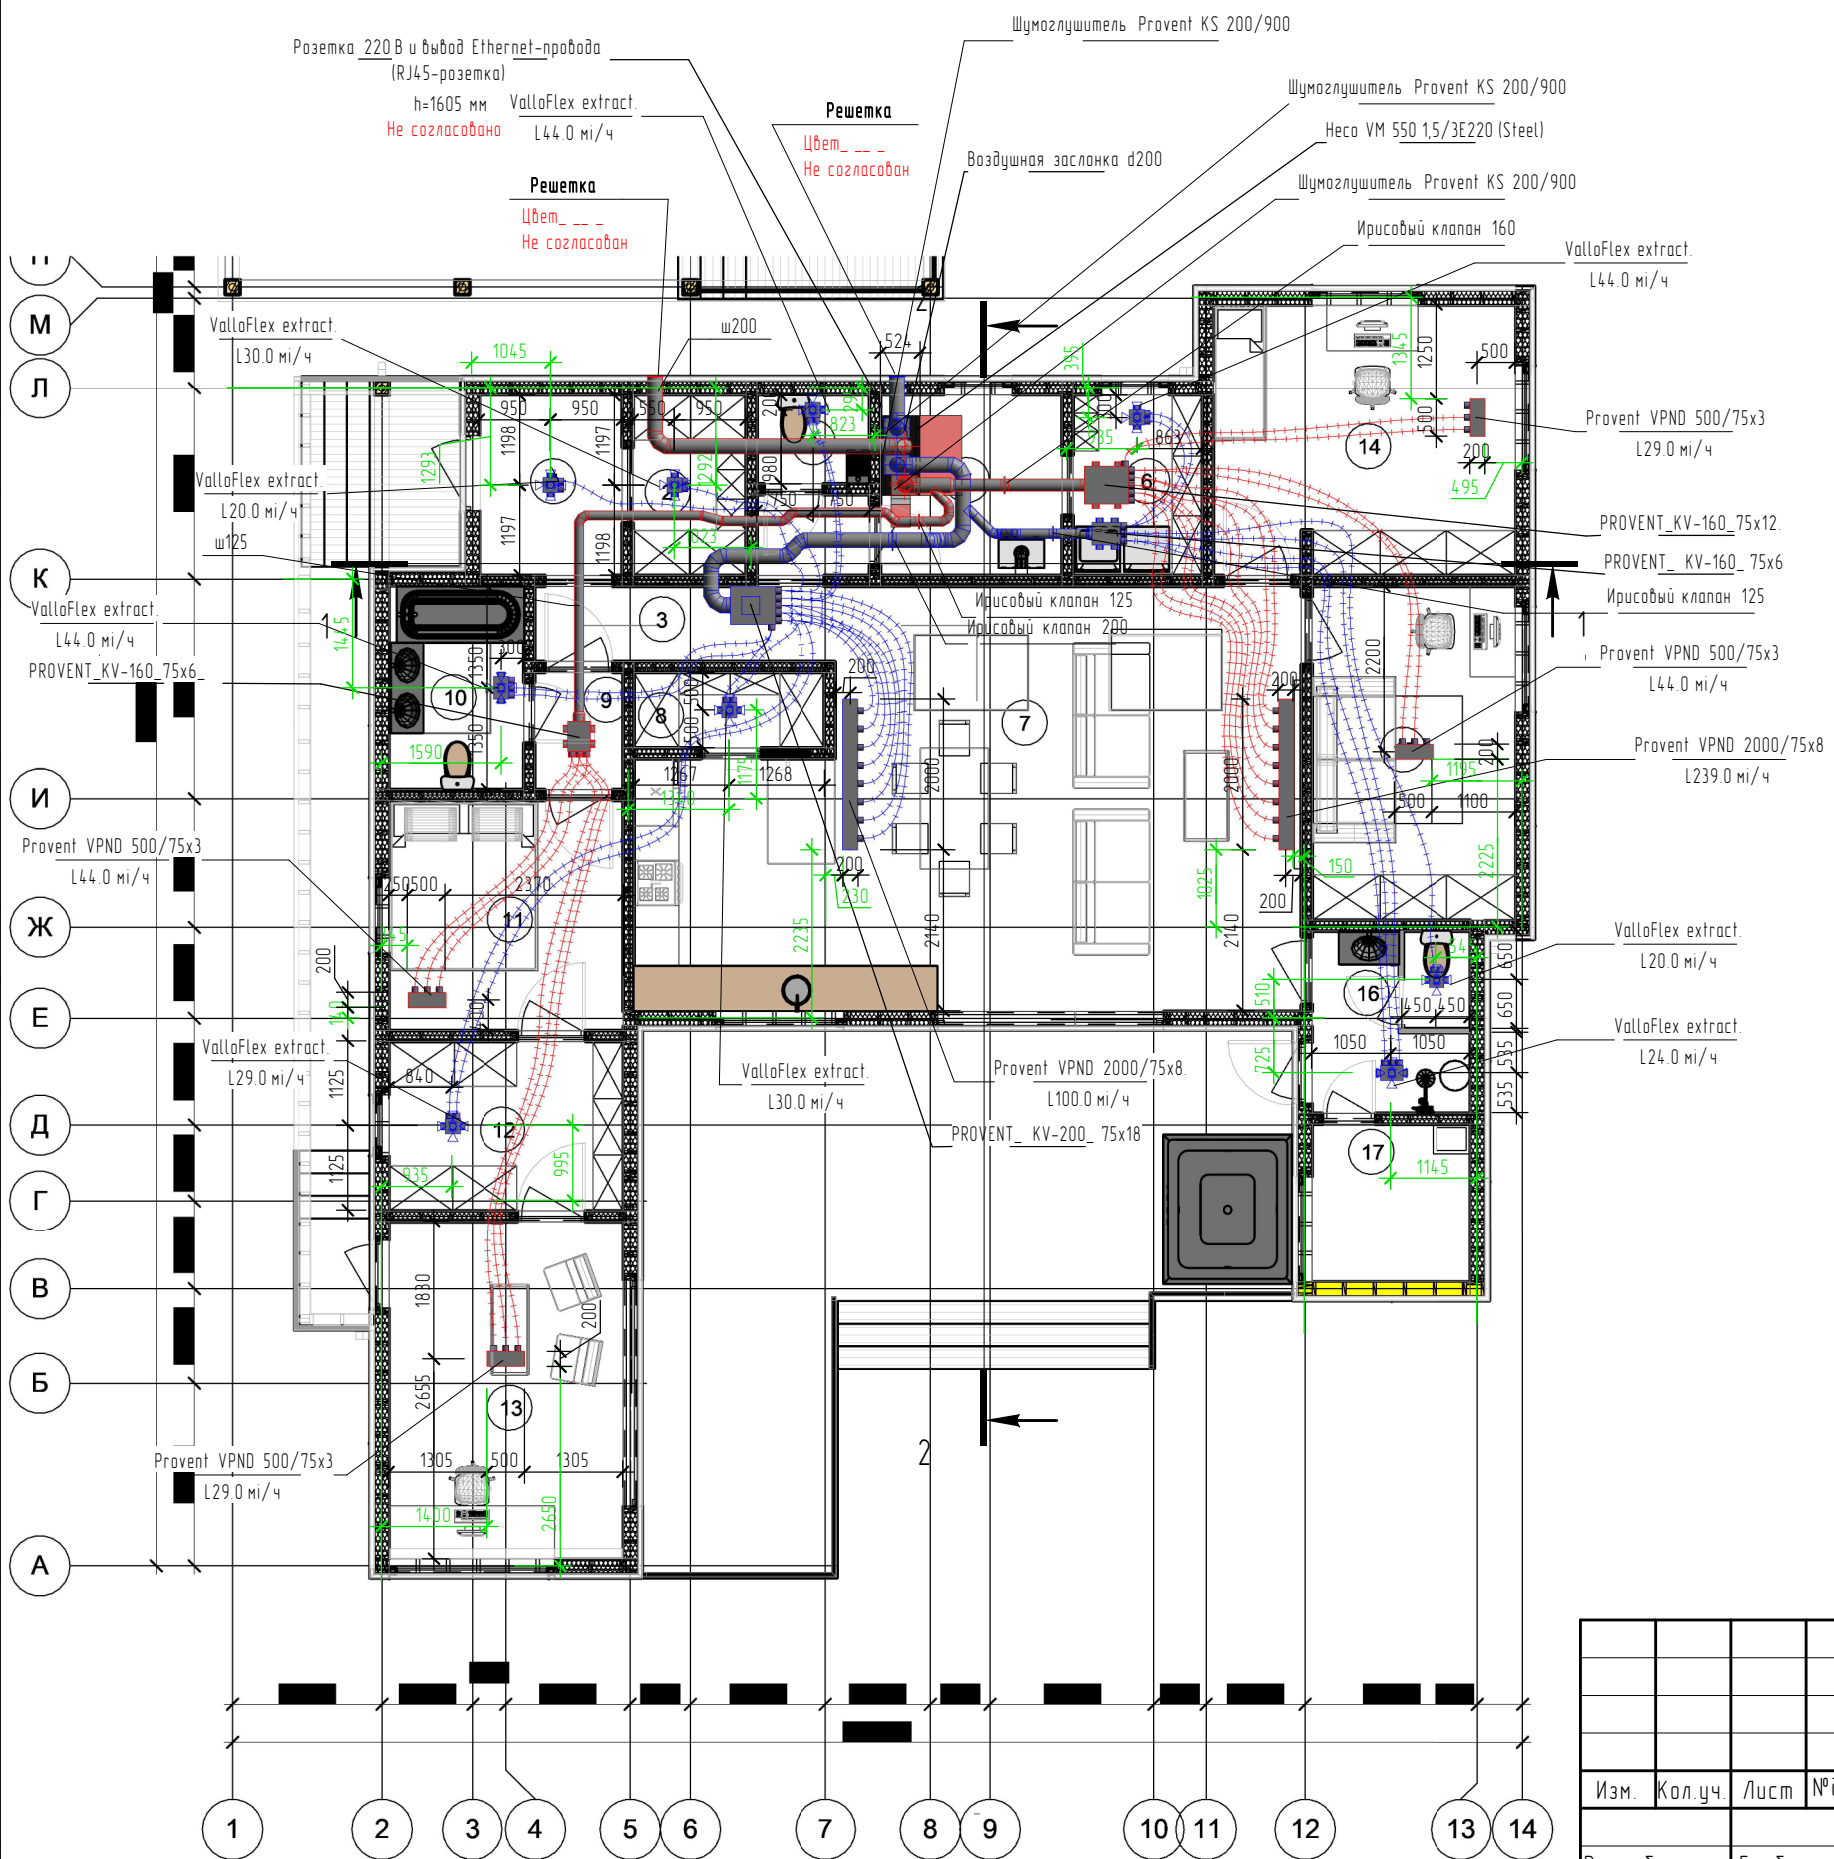


Таблица воздухообмена

Номер пом.	Наименование помещения	Площадь, кв.м	Объем	Расчетный приток	Расчетная вытяжка	Кратность по притоку	Кратность по вытяжке	Уровень
1	Прихожая	4,55	17,3	0	20	0	1,16	1
2	Гардероб	3,59	13,6	0	30	0	2,20	1
3	Коридор	5,73	21,8	0	0	0	0	1
4	С/у	1,77	6,7	0	44	0	6,54	1
5	Котельная	5,75	21,9	0	0	0	0	1
6	Постирочная	4,13	15,7	0	44	0	2,80	1
7	Кухня-столовая-гостиная	43,83	166,6	239	100	1,43	0,60	1
8	Кладовая	2,54	9,7	0	30	0	3,11	1
9	Коридор	1,81	6,9	0	0	0	0	1
10	С/у	4,86	18,5	0	44	0	2,38	1
11	Мастер-спальня	9,49	35,1	44	0	1,22	0	1
12	Гардероб	7,00	26,6	0	29	0	1,09	1
13	Кабинет	13,95	53,0	29	0	0,55	0	1
14	Детская	14,33	54,5	29	0	0,53	0	1
15	Гостевая	11,96	45,4	44	0	0,97	0	1
16	С/у	5,08	19,3	0	44	0	2,28	1
17	Сауна	4,41	16,8	0	0	0	0	1
Общий итог: 17		144,78	550,16	385	385			

Согласовано

Согласовано

Взам. инв. №

Подп. и дата

Инв. № подл.

Изм.	Кол.уч.	Лист	№ док.	Подп.	Дата
Разработал	Гребенщикова				
Проверил					


Вентиляция. Индивидуальный жилой дом.

План этажа. Привязка оборудования

Стадия	Лист	Листов
Р	02	




 План этажа




Изм.	Кол.уч.	Лист	№ док.	Подп.	Дата				
Разработал	Гребенщикова			<i>Г.Г.</i>		Вентиляция. Индивидуальный жилой дом.	Стадия	Лист	Листов
Проверил							Р	03	
						Высота, занимаемая вентиляционным оборудованием, относительно чернового потолка	 ilma дыхание – это жизнь		

Provent VPNDG 2000/75x8
щелевой диффузор в зипрок с КСД на 8 выходов

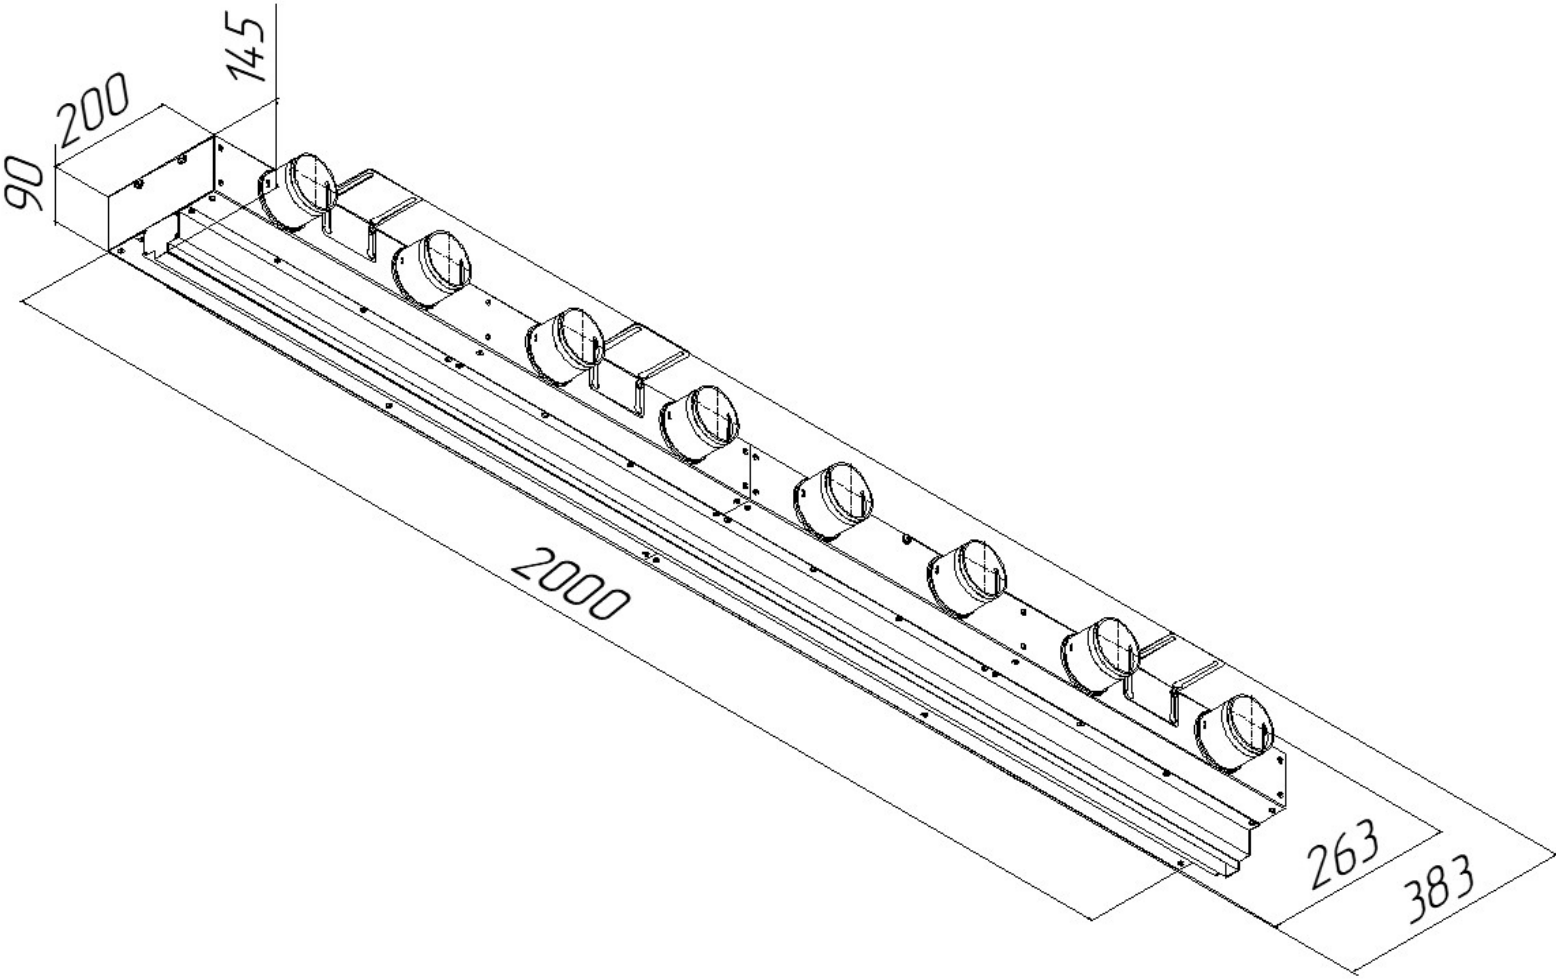

Provent VPNDG 500/75x3 щелевой диффузор в
зипрок с КСД на 3 выхода

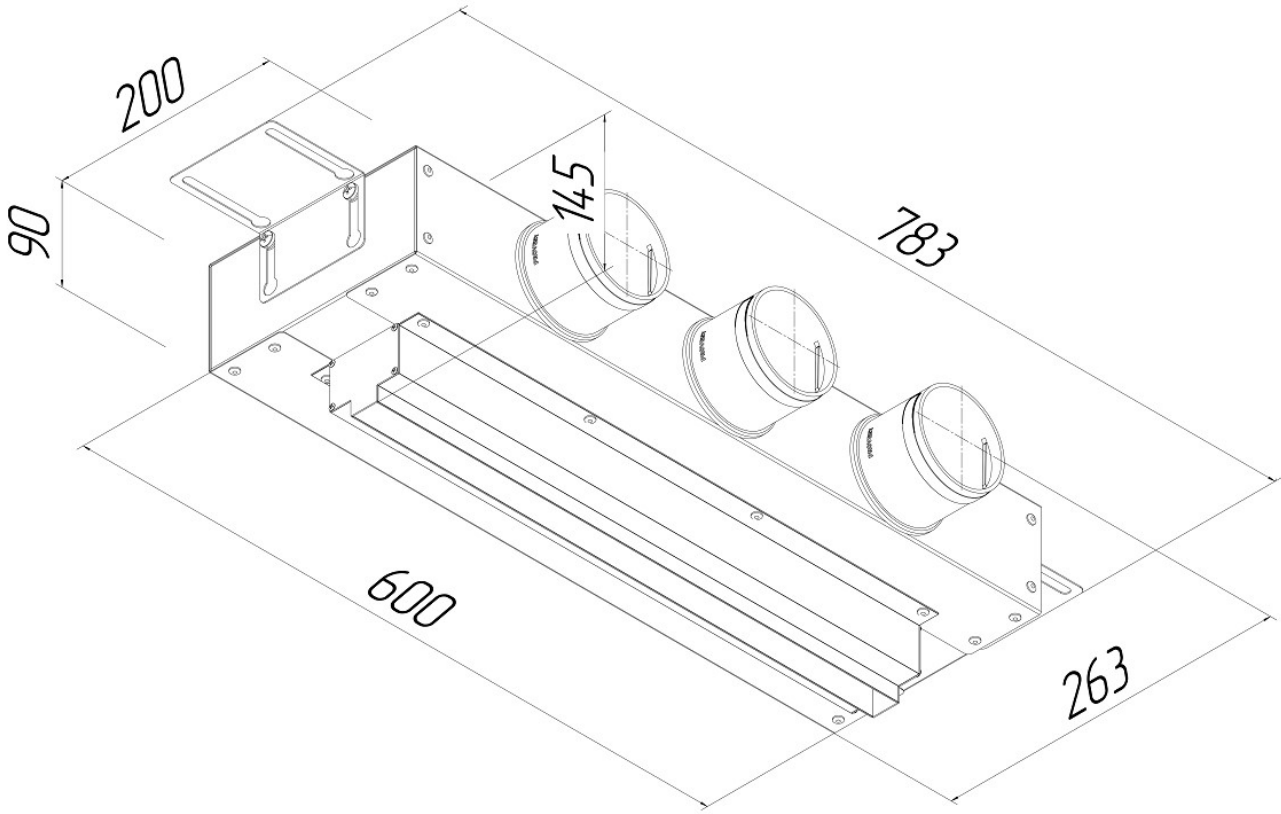

Согласовано					
Согласовано					
Инв. № подл.	Подп. и дата	Взам. инв. №			

Изм.	Кол.уч.	Лист	№ док.	Подп.	Дата					
Разработал	Гребенщикова			<i>Гребенщикова</i>		Вентиляция. Индивидуальный жилой дом.		Стадия	Лист	Листов
Проверил								Р	06	
						Щелевой диффузор		 дыхание – это жизнь		

Согласовано


Согласовано

Взам. инв. №


Подл. и дата

Инв. № подл.

Разрез 1-1

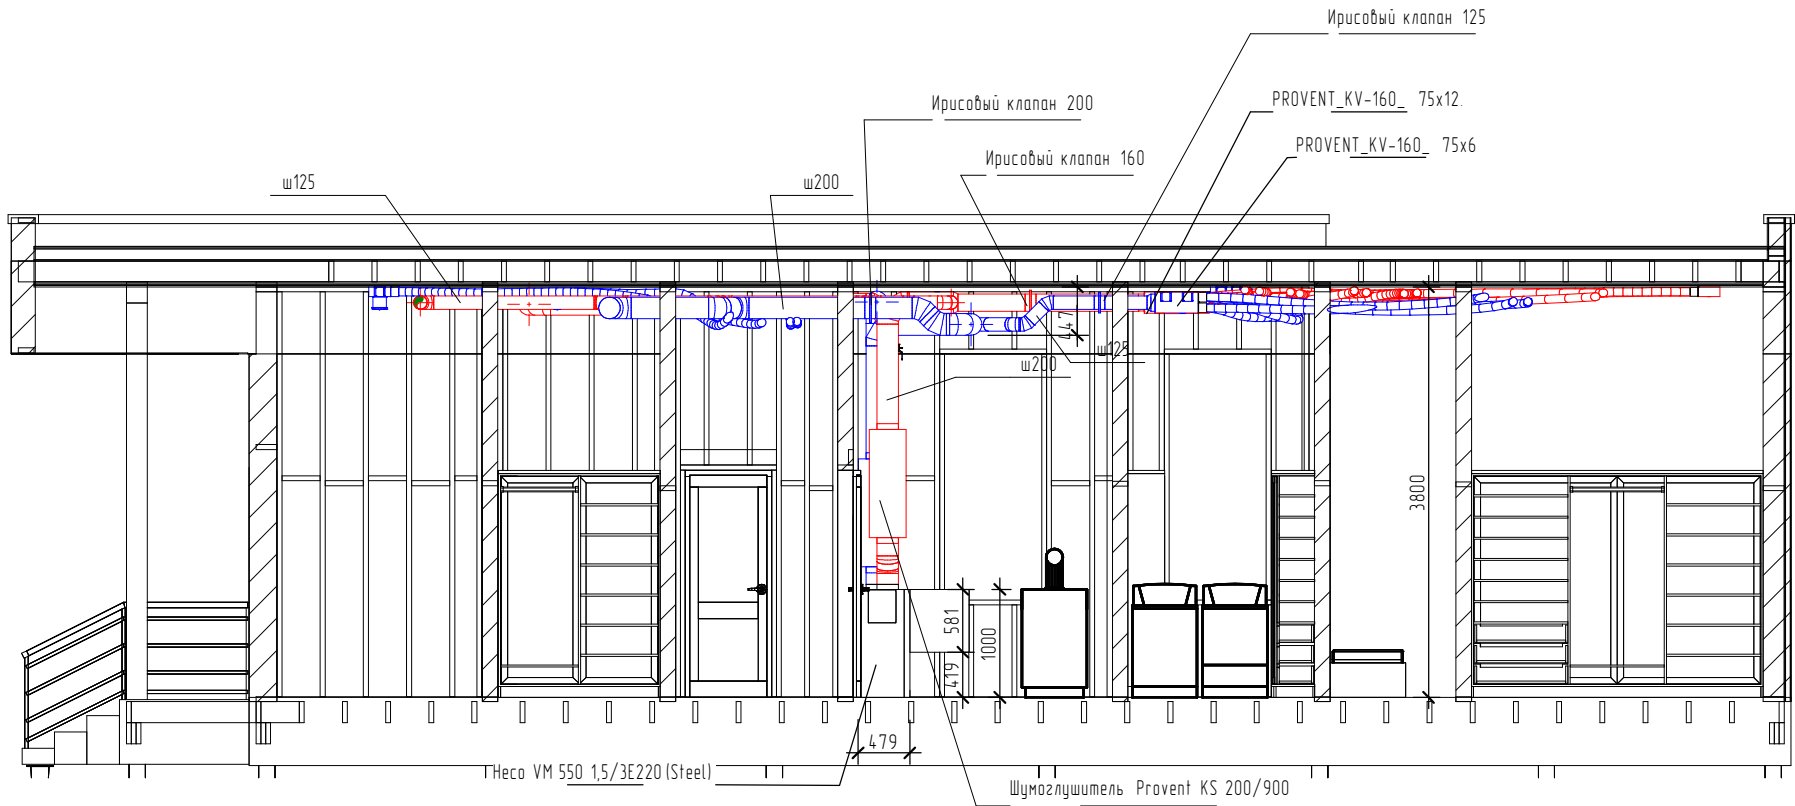


Разрез 2-2

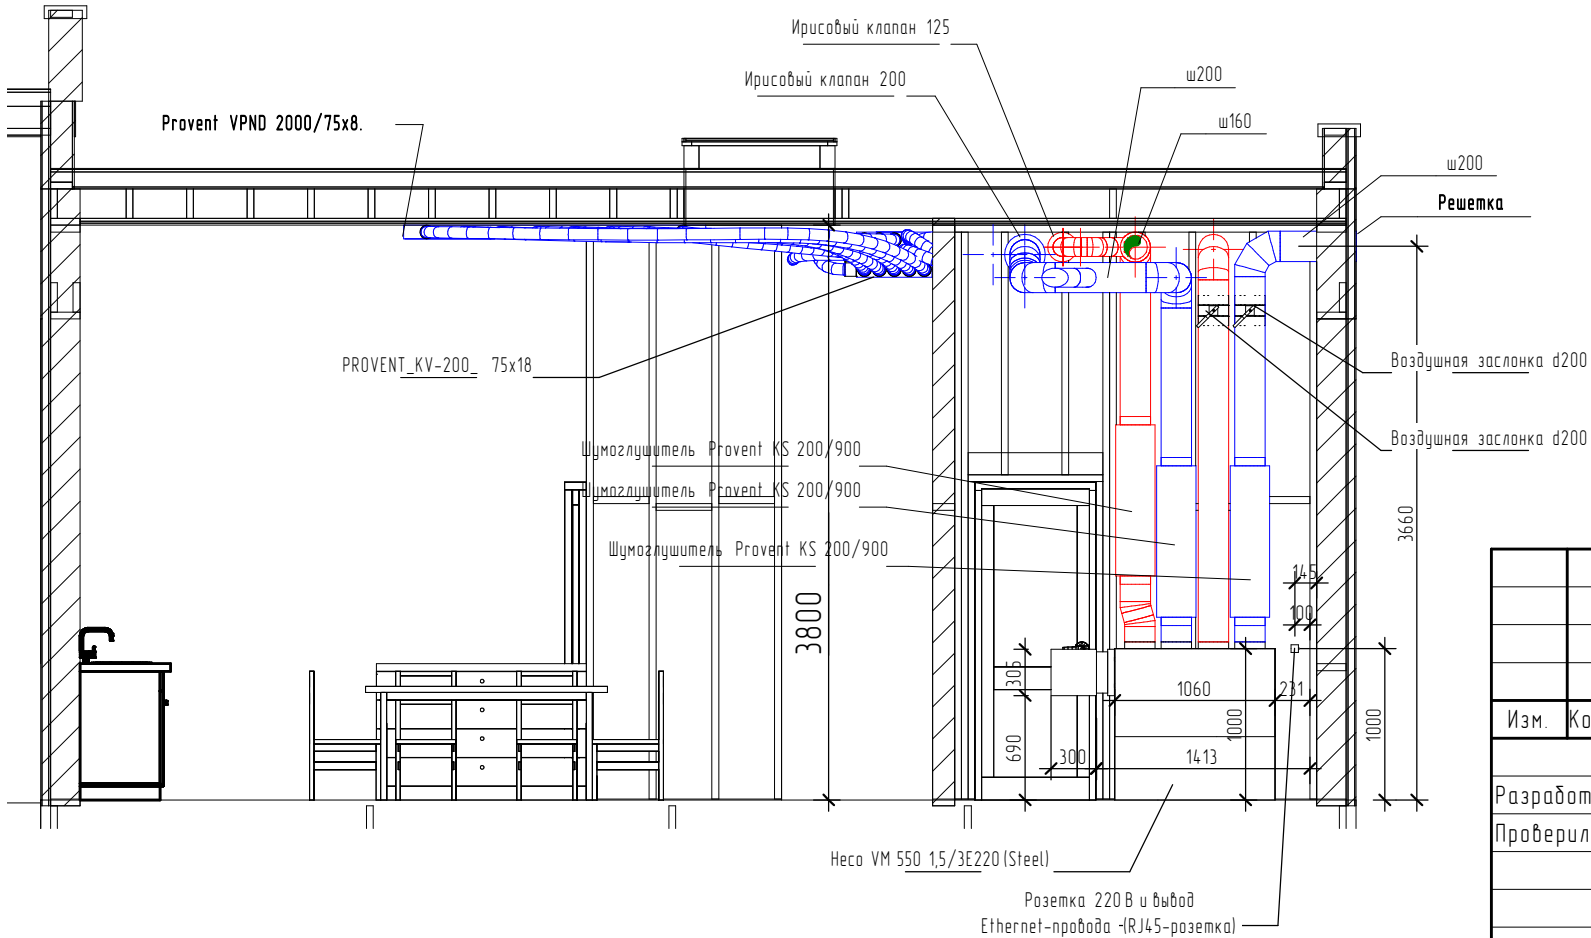


Изм.	Кол.уч.	Лист	№ док.	Подп.	Дата				
Разработал	Гребенщикова					Вентиляция. Индивидуальный жилой дом.	Стадия	Лист	Листов
Проверил							Р	07	
						Разрез 1-1, Разрез 2-2			

Трёхмерная модель индивидуального жилого дома

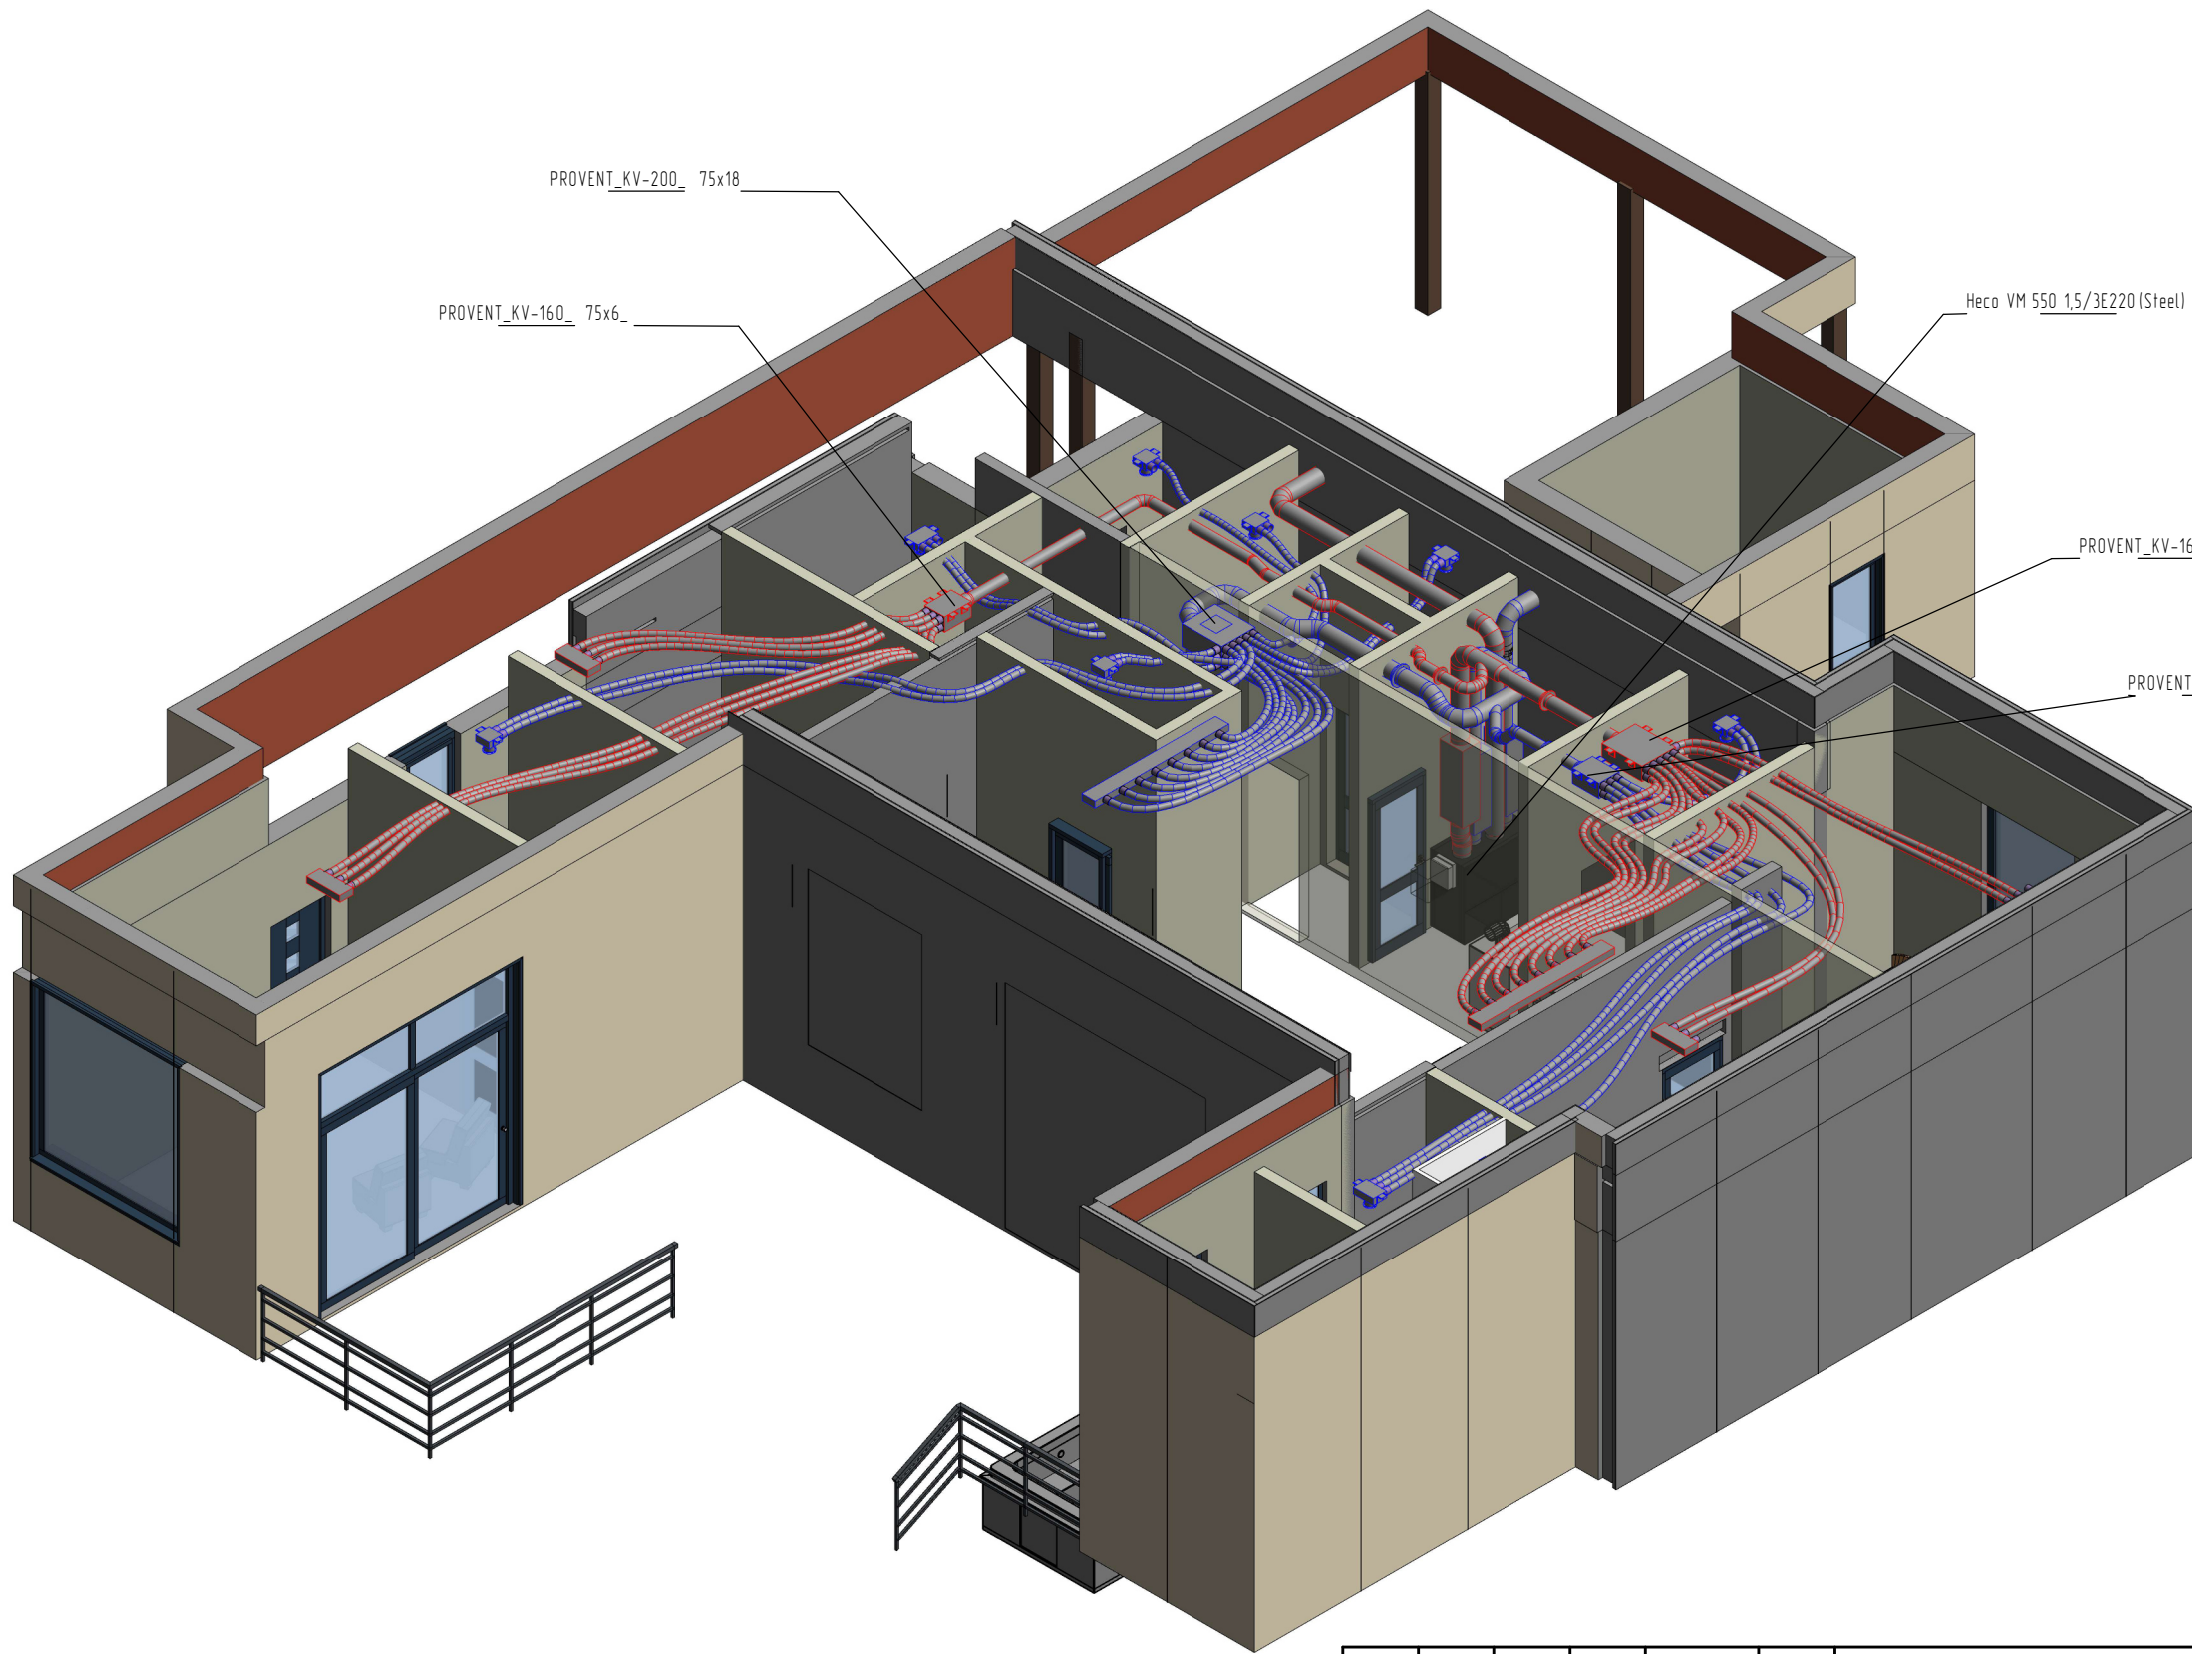

Изм.	Кол.уч.	Лист	№ док.	Подп.	Дата					
Разработал	Гребенщикова		<i>Глеб</i>			Вентиляция. Индивидуальный жилой дом.		Стадия	Лист	Листов
Проверил								Р	08	
						Трехмерная модель индивидуального жилого дома				

Аксонометрическая схема

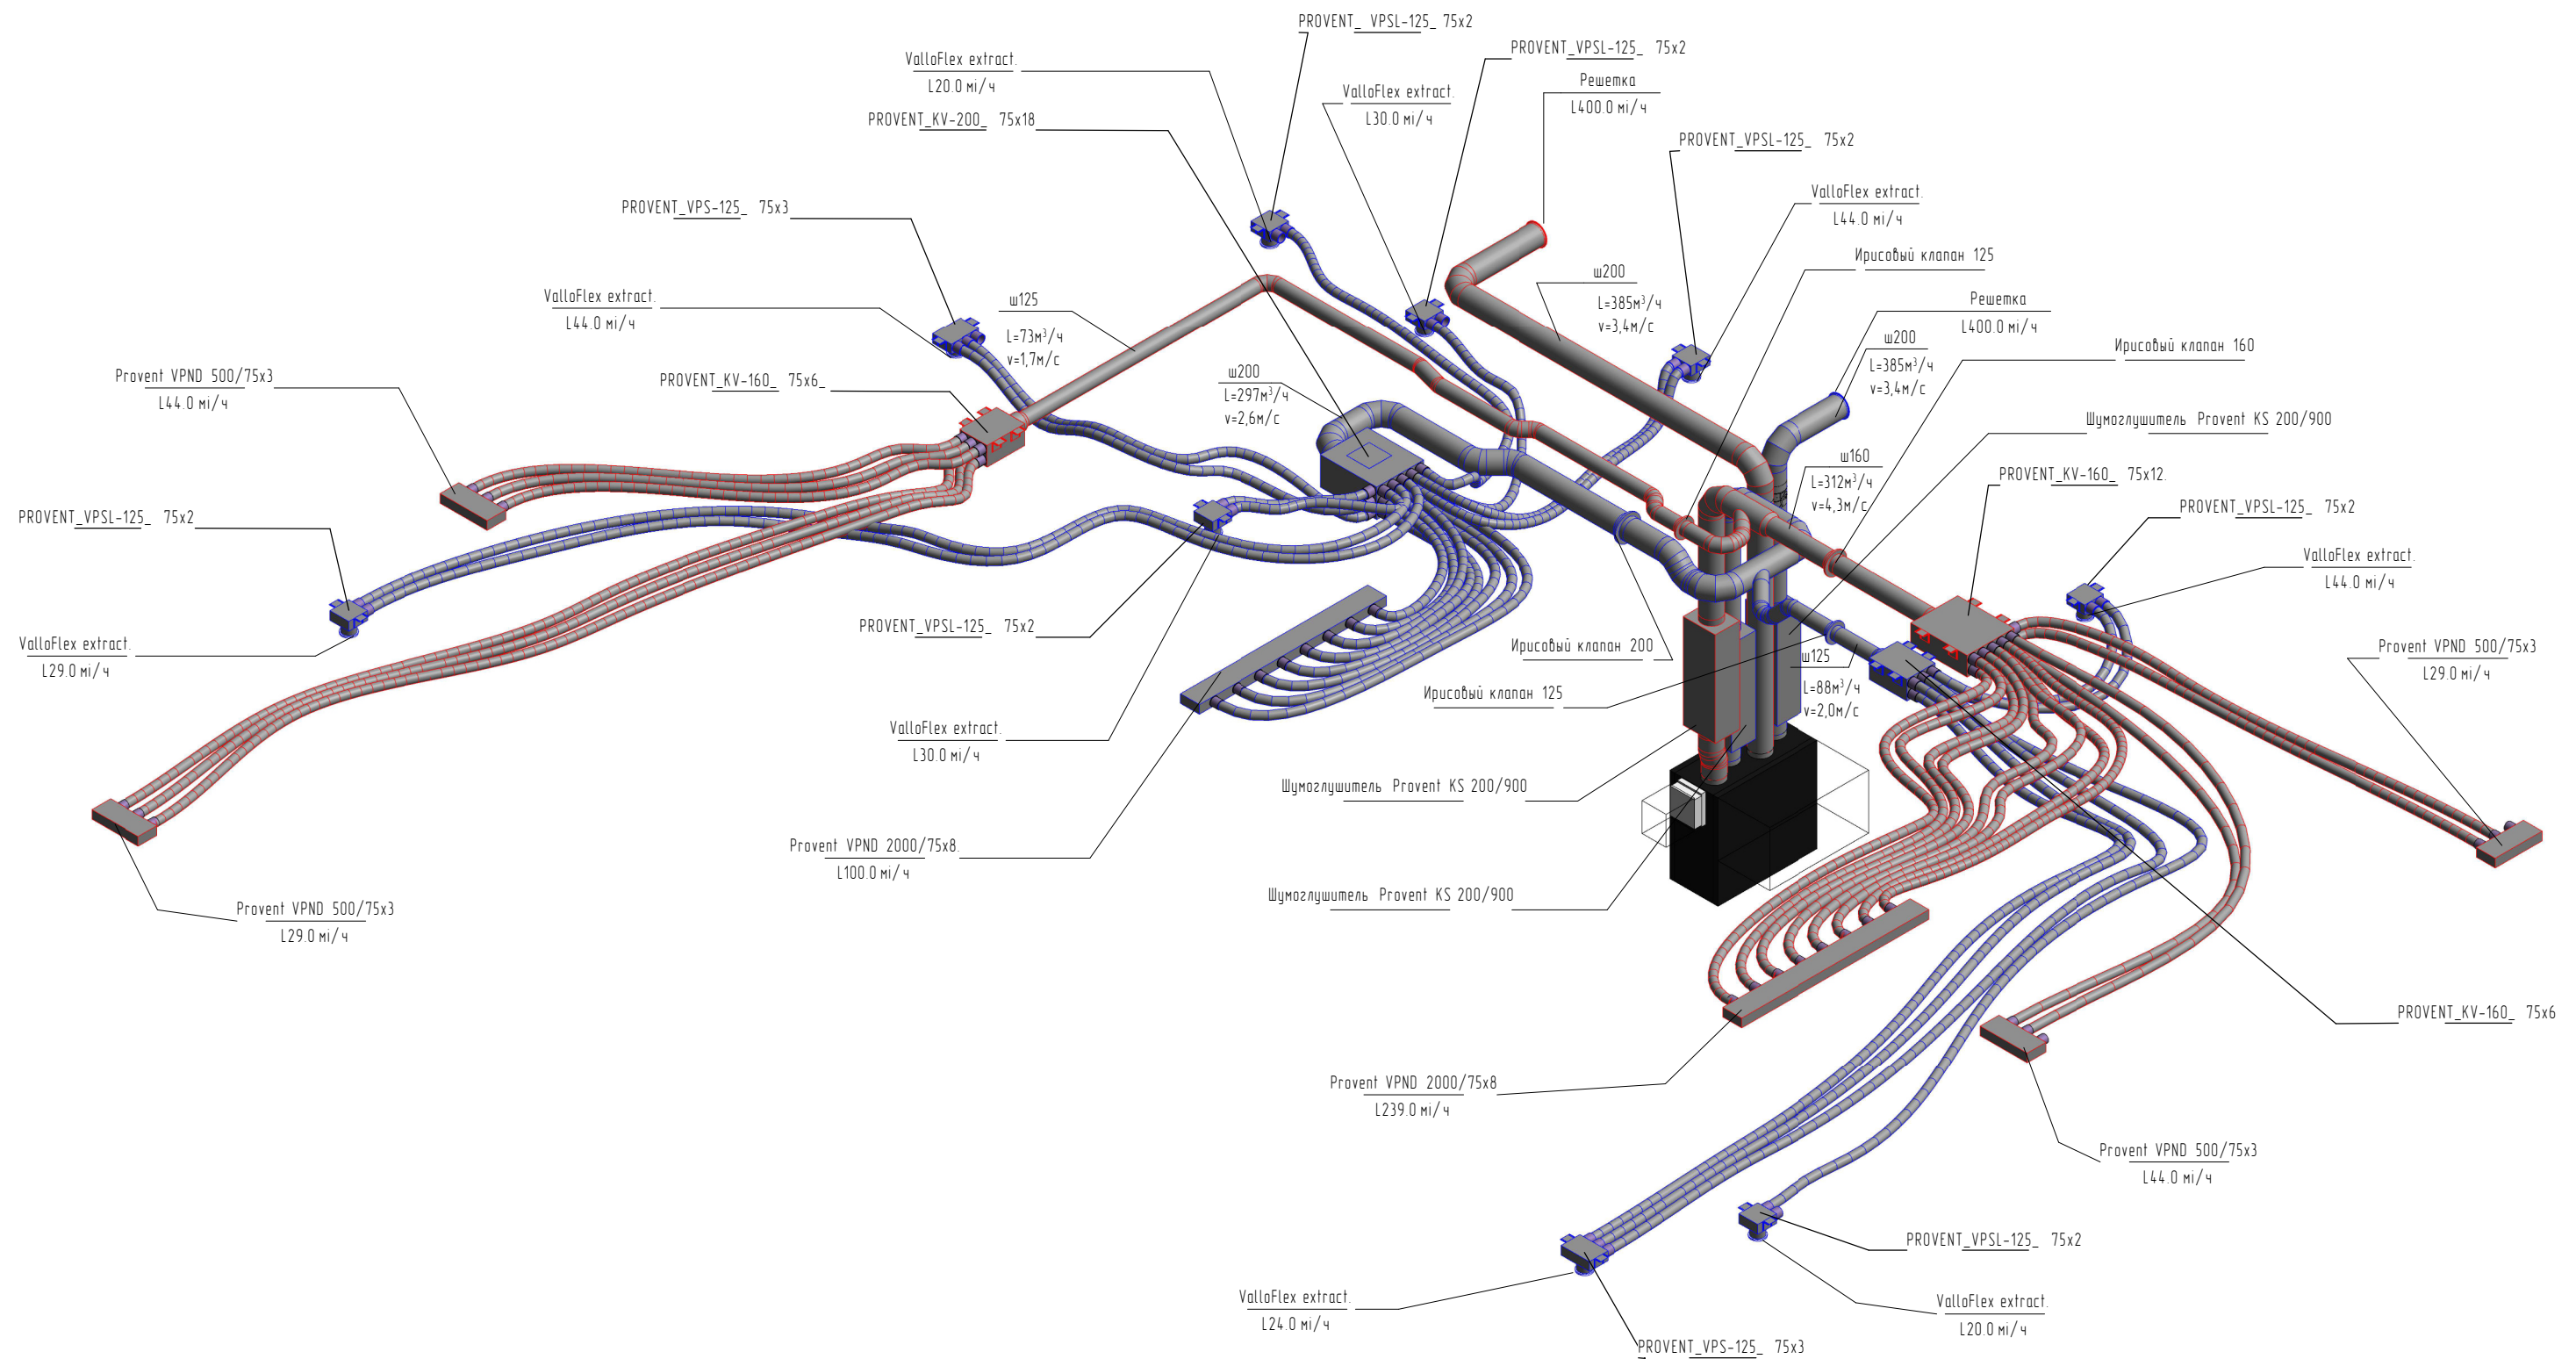

Изм.	Кол.уч.	Лист	№ док.	Подп.	Дата				
Разработал						Вентиляция. Индивидуальный жилой дом.		Стадия	Лист
Проверил								Р	09
						АксонOMETрическая схема		 ilma дыхание – это жизнь	